

**LEGENDA:**

Opis pomieszczenia:  
 A - numer  
 B - temperatura projektowana  
 C - zapotrzebowanie ciepłe

Opis granznika:  
 [A] B

— Rura zasłijająca CO  
 — Rura powrotna CO  
 — Średnice niezaznaczone wykonano jako 15x1,2

— Rura zasłijająca CT  
 — Rura powrotna CT

Temat: WYKONANIE PROJEKTÓW TECHNICZNYCH I WYKONAWCZYCH  
 NIEZBĘDNYCH DO PRZEPROWADZENIA TERMOMODERNIZACJI  
 BUDYNKU GUS PRZY AL. NIEPODLEGŁOŚCI 208 W WARSZAWIE  
 NA PODSTAWIE OPRACOWANEGO AUDYTU

Projekt: PROJEKT WYKONAWCZY PRZEBUDOWY I REMONTU  
 (TERMOMODERNIZACJI) BUDYNKU GUS  
 ADRES INWESTYCJI:  
 AL. NIEPODLEGŁOŚCI 208, 00-625 WARSZAWA

Inwestor:  
 GŁÓWNY URZĄD STATYSTYCZNY  
 al. Niepodległości 208, 00-625 Warszawa

Tytuł: RZUT PIWNICY - SKRZYDŁO "D"  
 INSTALACJA CO I CT



Wykonano:  
 Inż. S. O. Nowak Nr uprawnień: \_\_\_\_\_ Podpis: \_\_\_\_\_

Projektant: dr inż. J. J. \_\_\_\_\_

**MB** BIURO PROJEKTOWE  
**MAKRO-BUDOWIT** Sp. z o.o.

01-147 Warszawa | Maleska 5A | pow.38 | tel. 882-60-88; 882-60-90 | fax. 882-60-88

Data	05.2017	Brano	Nr. rysunku
Faza	PR. WYK.	SANITARNA	IS-CO-1D
Skala	1:100		

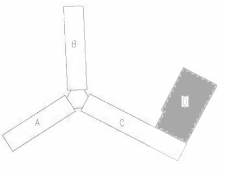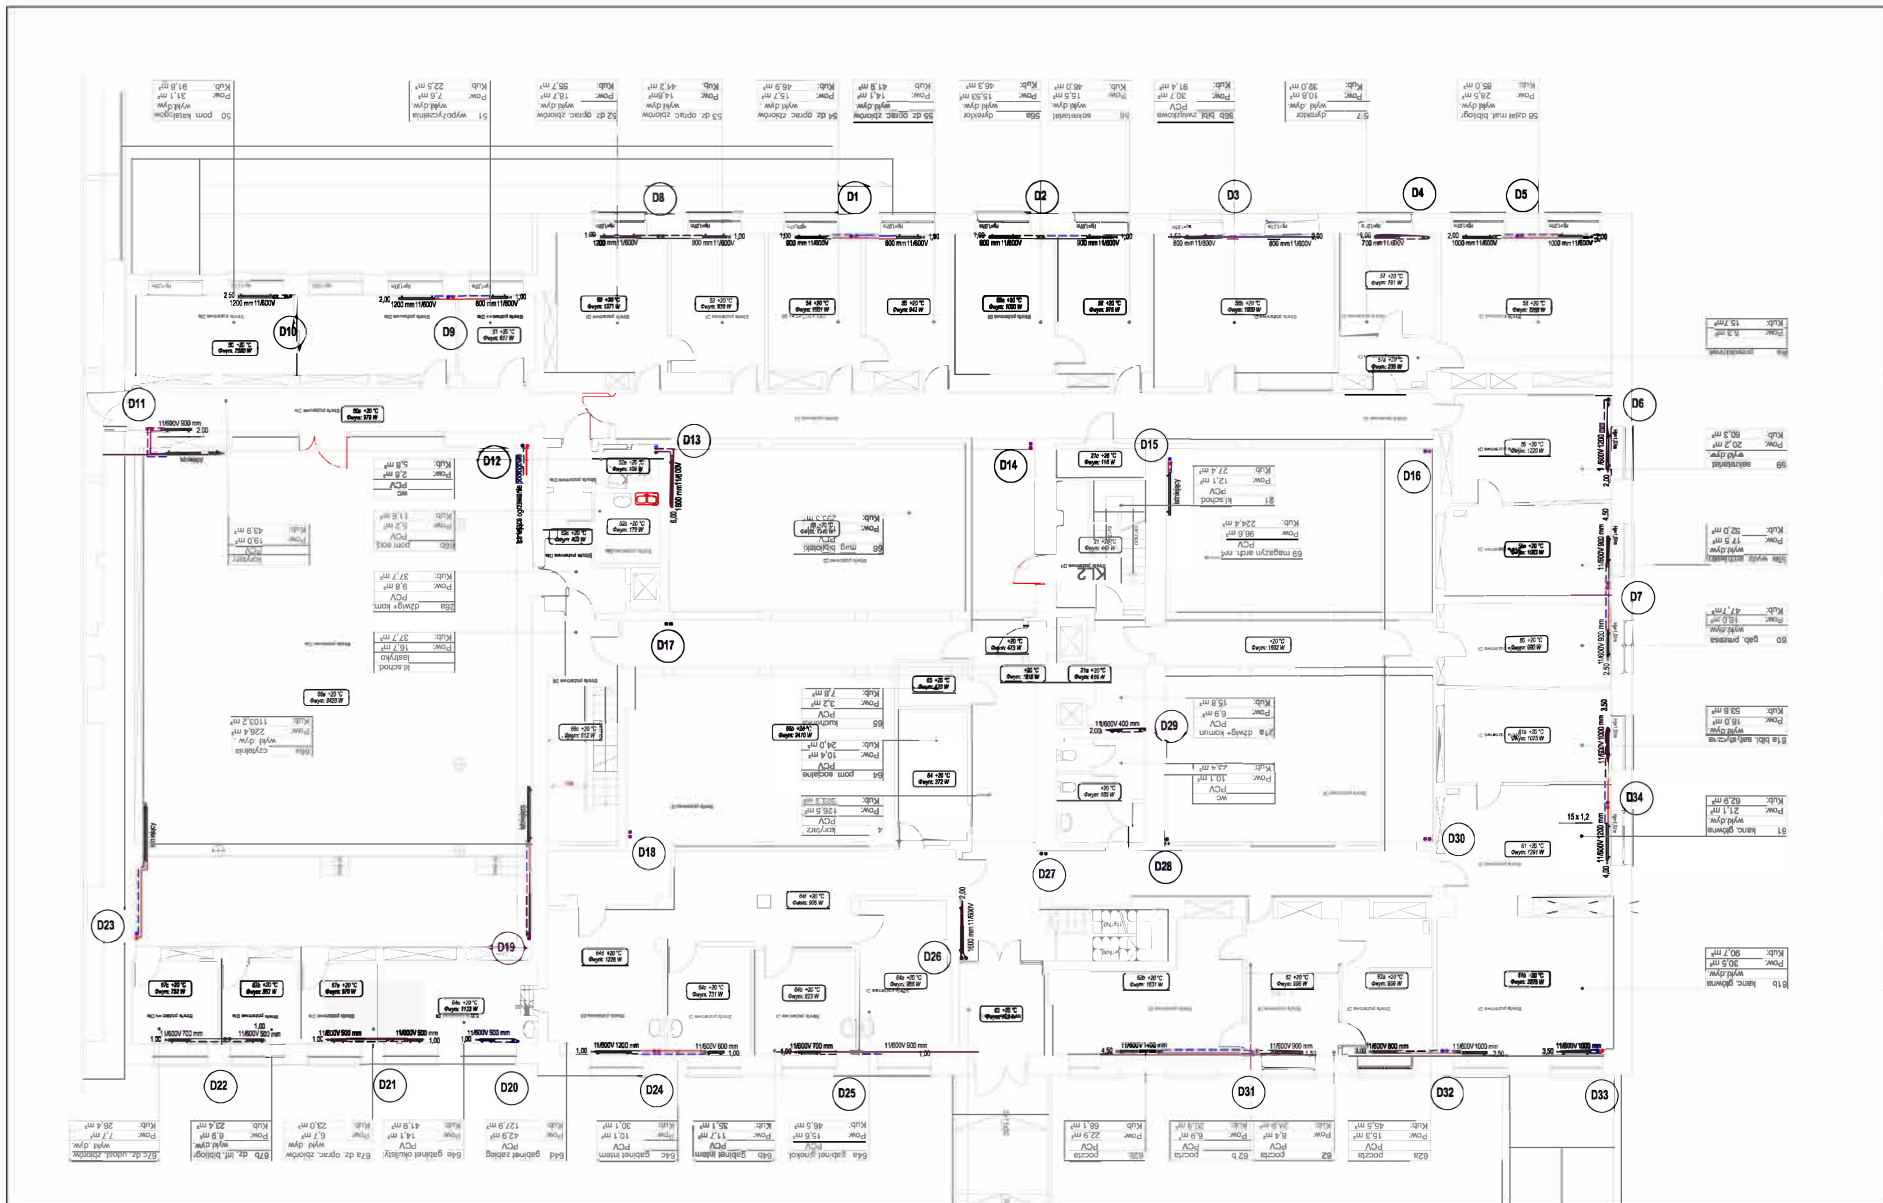



- LEGENDA:**
- Opis pomieszczenia  
 A - numer  
 B - temperatura projektowana  
 C - zapotrzebowanie ciepła
- Opis graficzny:  
 [A] - ścianki  
 B - typ wysokości  
 C - nastawa zaworu termostatycznego
- Rura zasilająca CO  
 --- Rura powrotna CO
- Uwaga: Średnice nieoznaczone wykonać jako 15x1,2

**Temat:** WYKONANIE PROJEKTÓW TECHNICZNYCH I WYKONAWCZYCH  
 NIEZBĘDNYCH DO PRZEPROWADZENIA TERMOMODERNIZACJI  
 BUDYNKU GUS PRZY AL. NIEPODLEGŁOŚCI 208 W WARSZAWIE  
 NA PODSTAWIE OPRACOWANEGO AUDYTU

**Projekt:** PROJEKT WYKONAWCZY PRZEBUDOWY I REMONTU  
 (TERMOMODERNIZACJI) BUDYNKU GUS  
 ADRES INWESTYCJI:  
 AL. NIEPODLEGŁOŚCI 208, 00-425 WARSZAWA


**Inwestor:** GŁÓWNY URZĄD STATYSTYCZNY  
 al. Niepodległości 208, 00-425 Warszawa

<b>Temat:</b> RZUT PARTERU - SKRZYDŁO "D" INSTALACJA CO			
Wykonany:	in	in	Podpis
G. Projektant:	[Redacted Signature]		
Sprawy:	[Redacted Signature]		
<b>MB</b> MAKRO-BUDOWAT			
Data: 05.2017    Strona:    Nr. projektu:    Nr. rysunku:			
Faza: PR. WYK.	SANITARNIA		IS-CO-2D
Skala: 1:100			

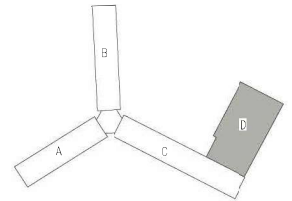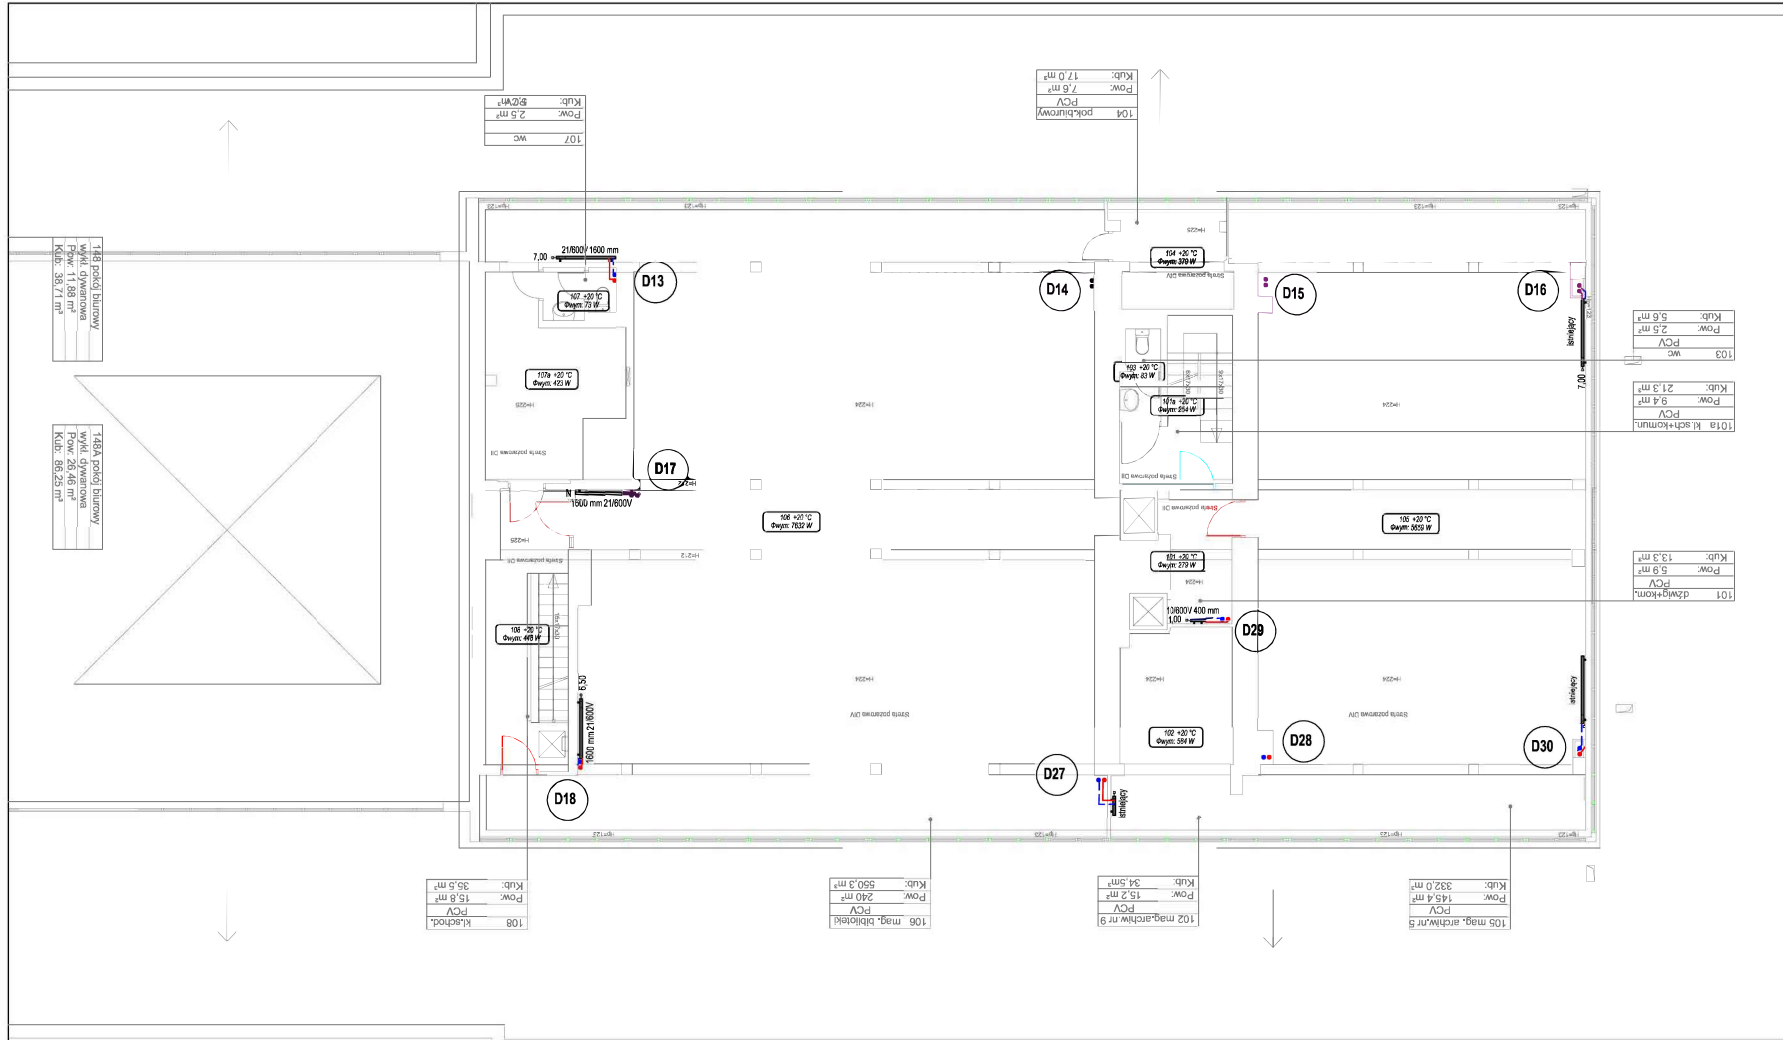


**LEGENDA:**

 Opis pomieszczenia:  
 A - numer  
 B - temperatura projektowana  
 C - zapotrzebowanie ciepła



 Opis grzejnika:  
 [A] - długość  
 B - typ i wysokość  
 C - nasiawa zaworu termostaatycznego



— Rura zasilaająca CO  
 - - - Rura powrotna CO

Uwaga: Średnice nieoznaczone wykonać jako 15x1,2

**Temat: WYKONANIE PROJEKTÓW TECHNICZNYCH I WYKONAWCZYCH  
 NIEZBĘDNYCH DO PRZEPROWADZENIA TERMOMODERNIZACJI  
 BUDYNKU GUS PRZY AL. NIEPODLEGOŚCI 208 W WARSZAWIE  
 NA PODSTAWIE OPRACOWANEGO AUDYTU**

**Projekt: PROJEKT WYKONAWCZY PRZEBUDOWY I REMONTU  
 (TERMOMODERNIZACJI) BUDYNKU GUS  
 ADRES INWESTYCJI:  
 AL. NIEPODLEGOŚCI 208, 00-925 WARSZAWA**

**Inwestor:  
 GŁÓWNY URZĄD STATYSTYCZNY  
 al. Niepodległości 208, 00-925 Warszawa**

**Tytuł rysunku:  
 RZUT I PIĘTRA - SKRZYDŁO "D"  
 INSTALACJA CO**



<b>Wykonał:</b> Inżynier	<b>Nr uprawnień:</b>	<b>Podpis:</b>
<b>G. Projektant dr</b>		

**Sprawdza/ce:**

**BIURO PROJEKTOWE  
 MB MAKRO-BUDOMAT**

01-167 Warszawa ul. Mokotowska 50A pow.93 tel. 862-60-88; 862-60-90 fax. 862-60-88		
<b>Data:</b> 05.2017	<b>Branża:</b>	<b>Nr. rysunku:</b>
<b>Faza:</b> PR. WYK.	SANITARNA	IS-CO-3D
<b>Skala:</b> 1:100		



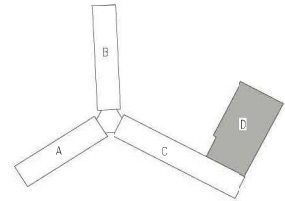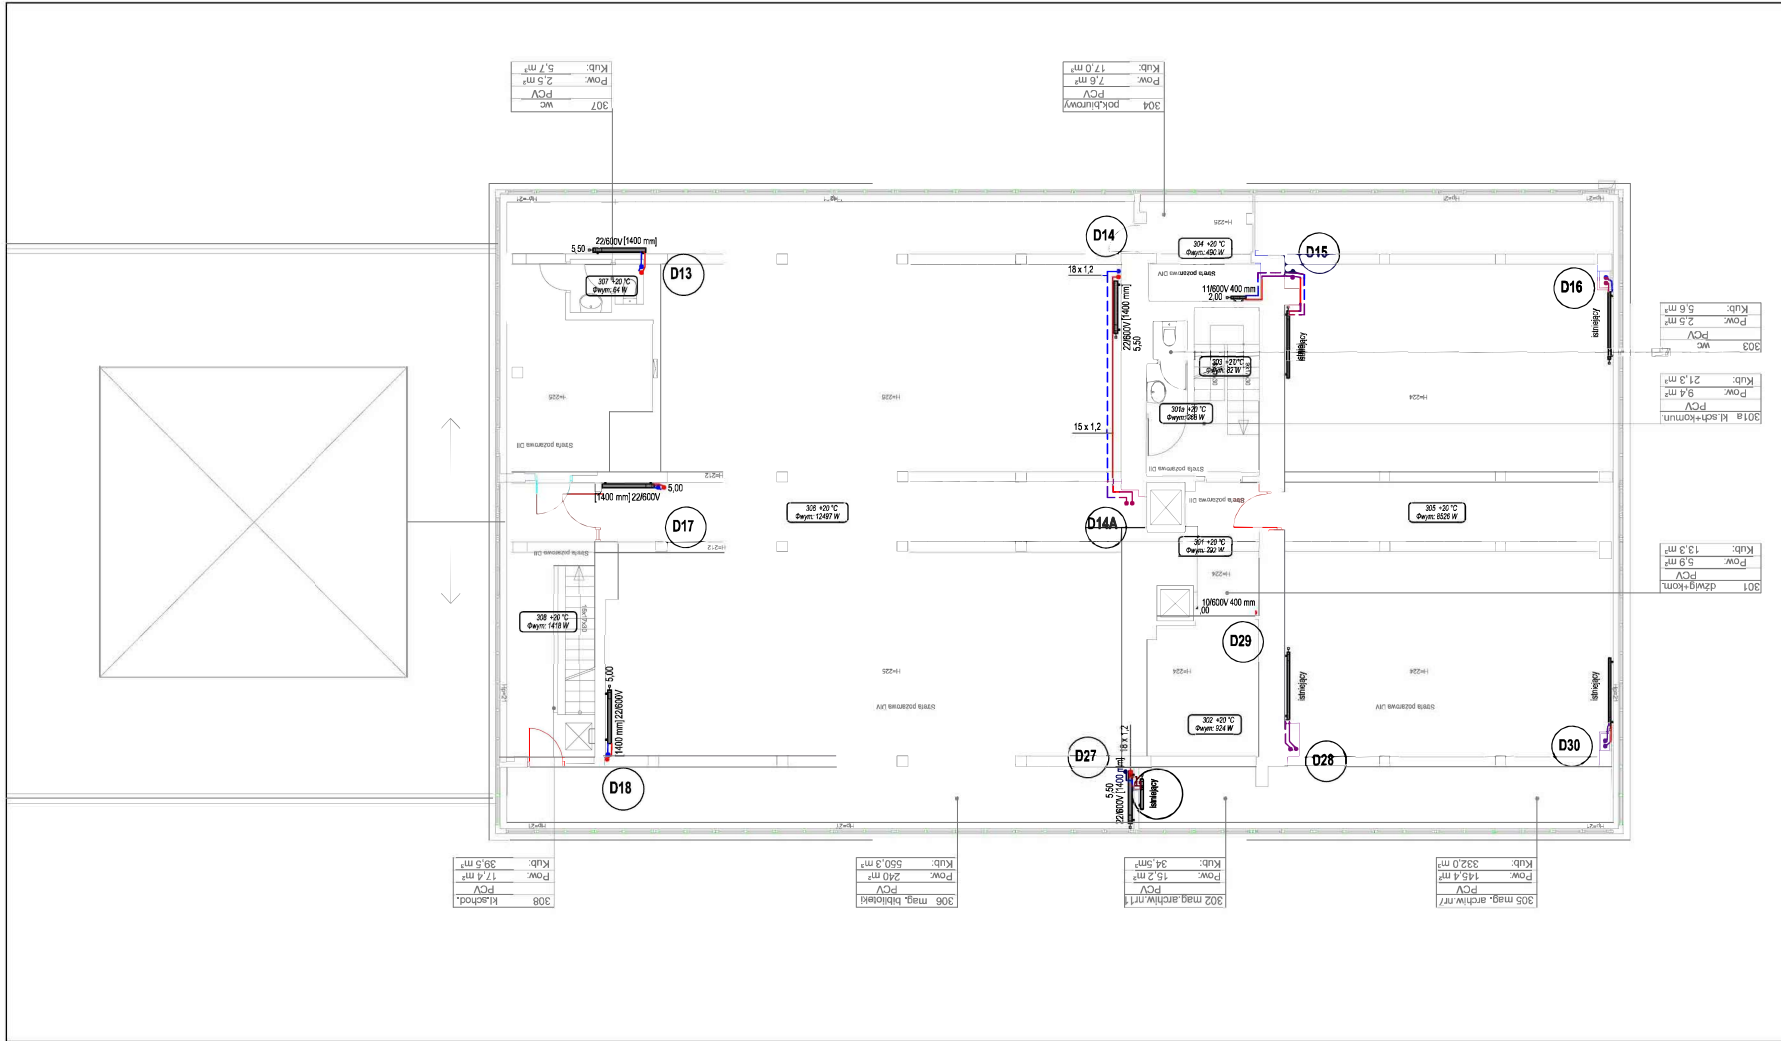

**LEGENDA:**  
 Opis pomieszczenia:  
 A - numer  
 B - temperatura projektowana  
 C - zapotrzebowanie ciepła

Opis grzejnika:  
 [A] - długość,  
 B - typ i wysokość  
 C - nastawa zaworu termostatycznego

— Rura zasilająca CO  
 — Rura powrotna CO

Uwaga: Średnice nieoznaczone wykonać jako 15x1,2

**Temat: WYKONANIE PROJEKTÓW TECHNICZNYCH I WYKONAWCZYCH NIEZBĘDNYCH DO PRZEPROWADZENIA TERMOMODERNIZACJI BUDYNKU GUS PRZY AL., NIEPODLEGOŚCI 208 W WARSZAWIE NA PODSTAWIE OPRACOWANEGO AUDYTU**

**Projekt: PROJEKT WYKONAWCZY PRZEBUDOWY I REMONTU (TERMOMODERNIZACJI) BUDYNKU GUS ADRES INWESTYCJI: AL. NIEPODLEGOŚCI 208, 00-925 WARSZAWA**



**Inwestor: GŁÓWNY URZĄD STATYSTYCZNY al. Niepodległości 208, 00-925 Warszawa**

**Tytuł rysunku: RZUT III PIĘTRA - SKRZYDŁO "D" INSTALACJA CO**

Wykonał:	Imię i nazwisko	Nr uprawnień	Podpis
G. Projektant:			
Sprawdza/zyjcy mgr inż.			

**MB BIURO PROJEKTOWE**  
**MB MAKRO-BUDOWAŁT** INŻYNIERSTWO S.p. z o.o.  
 01-167 Warszawa ul. Młocka 50A pow.58 tel. 862-80-88; 862-80-90 fax. 862-80-88

Data	05.2017	Brzoza	Nr. rysunku
Faza	PR. WYK.	SANITARNA	IS-CO-5D
Skala	1:100		

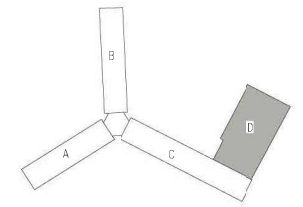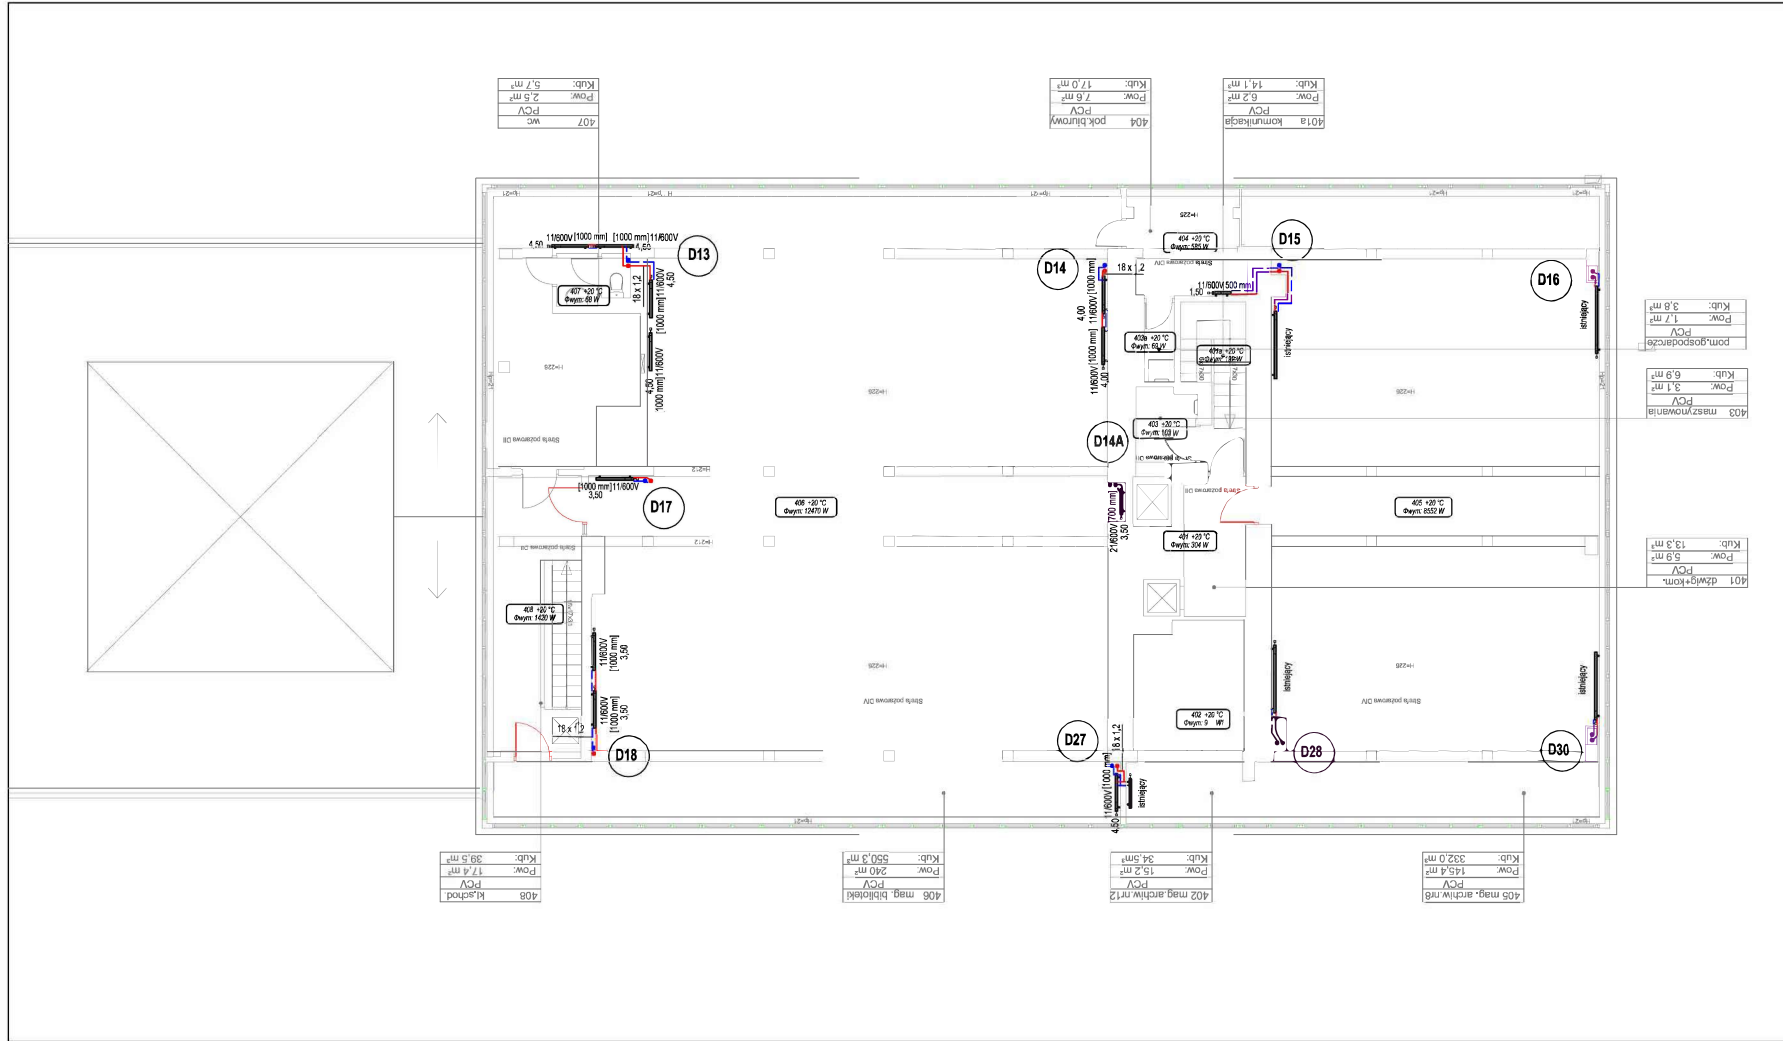

**LEGENDA:**

Opis pomieszczenia:  
 A - numer  
 B - temperatura projektowana  
 C - zapotrzebowanie ciepła

Opis grzejnika:  
 [A] - długość  
 B - typ i wysokość  
 C - nastawa zaworu termostatycznego

— Rura zasilająca CO  
 - - - Rura powrotna CO

Uwaga: Średnice nieoznaczone wykonać jako 15x1,2

**Temat: WYKONANIE PROJEKTÓW TECHNICZNYCH I WYKONAWCZYCH NIEZBĘDNYCH DO PRZEPROWADZENIA TERMOMODERNIZACJI BUDYNKU GUS PRZY AL. NIEPODLEGOŚCI 208 W WARSZAWIE NA PODSTAWIE OPRACOWANEGO AUDYTU**

**Projekt: PROJEKT WYKONAWCZY PRZEBUDOWY I REMONTU (TERMOMODERNIZACJI) BUDYNKU GUS ADRES INWESTYCJI: AL. NIEPODLEGOŚCI 208, 00-925 WARSZAWA**

**Inwestor: GŁÓWNY URZĄD STATYSTYCZNY al. Niepodległości 208, 00-925 Warszawa**

Tytuł rysunku:	RZUT IV PIĘTRA - SKRZYDŁO "D" INSTALACJA CO		
Wykonał:	Imię i nazwisko	Nr uprawnień	Podpis
G. Projektant			
Sprawdza/cejący			

**BIURO PROJEKTOWE**

**MB MAKRO-BUDOMAT** INŻYNIERSTWO Sp. z o.o.

01-167 Warszawa ul. Mokotowa 50A pow.58 tel. 862-80-88; 862-80-90 fax. 862-80-88

Data	05.2017	Branża		Nr. rysunku	
Faza	PR. WYK.	SANTARNA			IS-CO-6D
Skala	1:100				